


LEGENDA:

- ČEZ KABELY NN
- PLYN
- TELEFONICA O2
- KANALIZACE
- VODOVOD
- NOVÝ STAV
- VAROVNÝ PRUH
- STÁVAJÍCÍ CHODNÍK

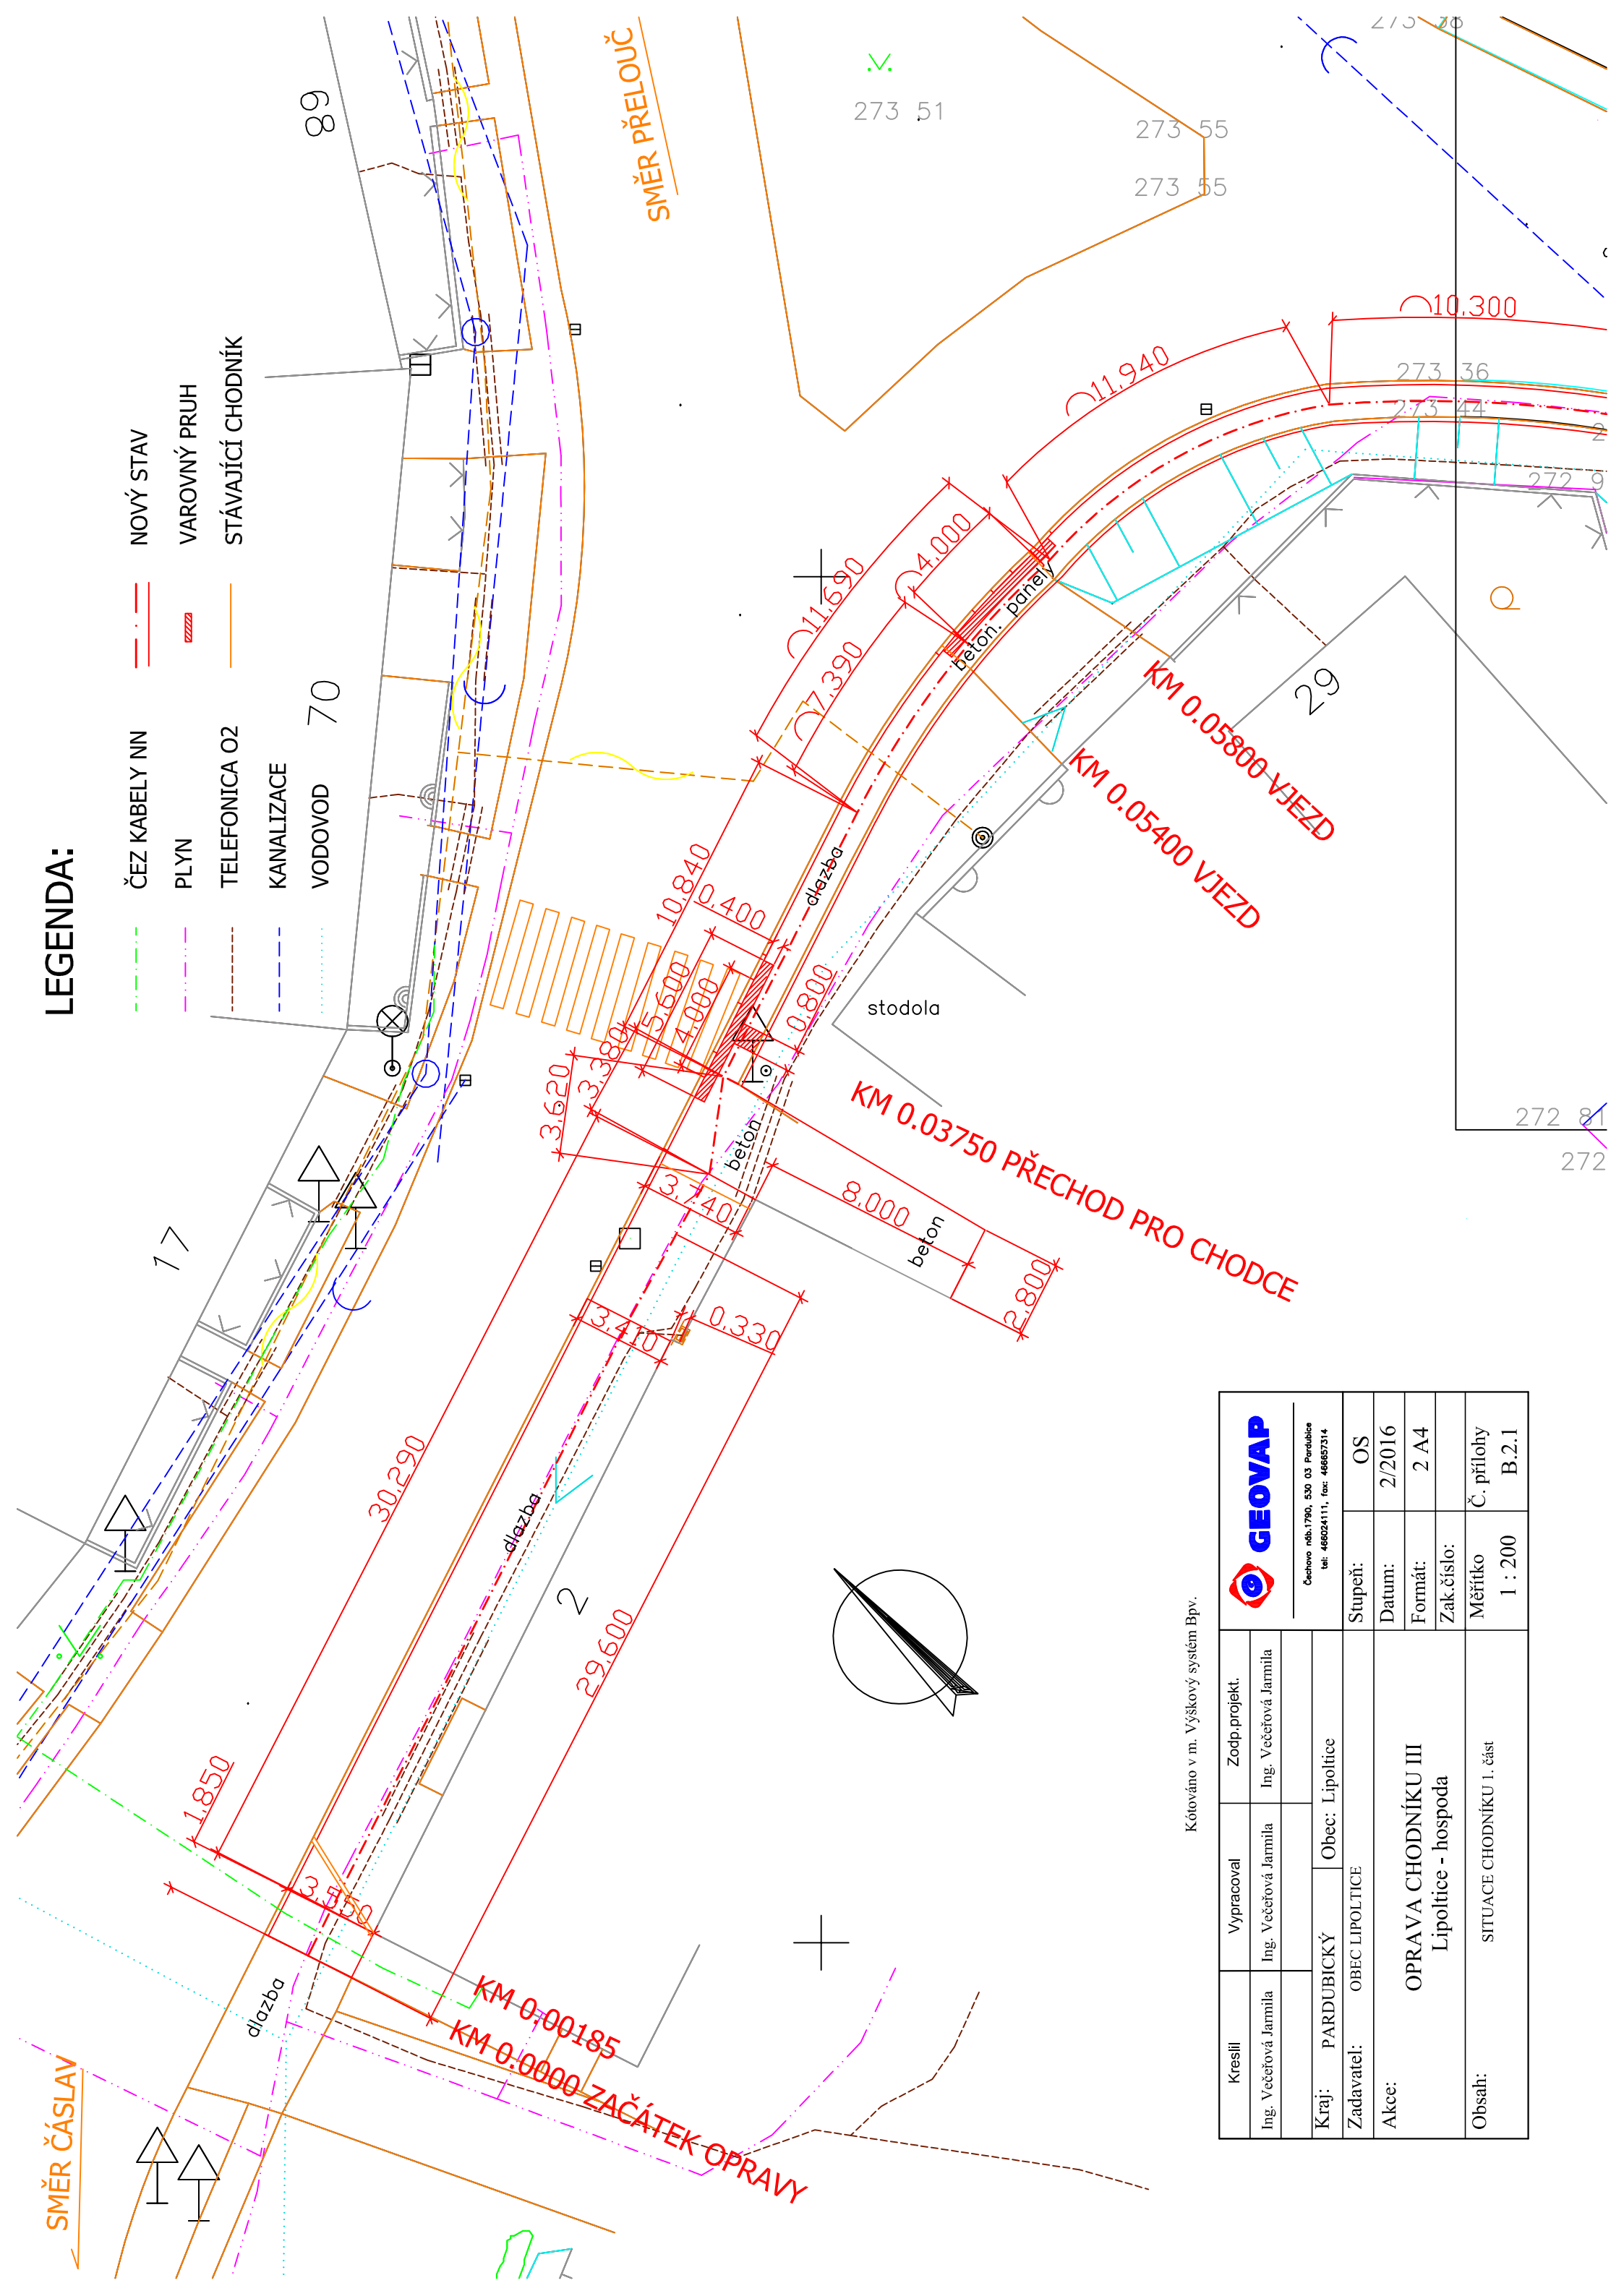

Kótováno v m. Výškový systém Bpv.

Kreslil Ing. Večeřová Jarmila	Vypracoval Ing. Večeřová Jarmila	Zodp.projekt. Ing. Večeřová Jarmila	
		Kraj: PARDUBICKÝ	Obec: Lipoltice
Zadavatel: OBEČ LIPOLTICE		Stupeň: OS	Číslo: 2/2016
Akce: OPRAVA CHODNÍKU III Lipoltice - hospoda		Formát: 2 A4	Zak.číslo: 2 A4
Obsah: SITUACE CHODNÍKU I. část		Měřítko 1 : 200	Č. přílohy B.2.1



Čechovo náb.1790, 530 03 Pardubice
tel: 466024111, fax: 466657314

